


暖通
给排水
电气
弱电
其他

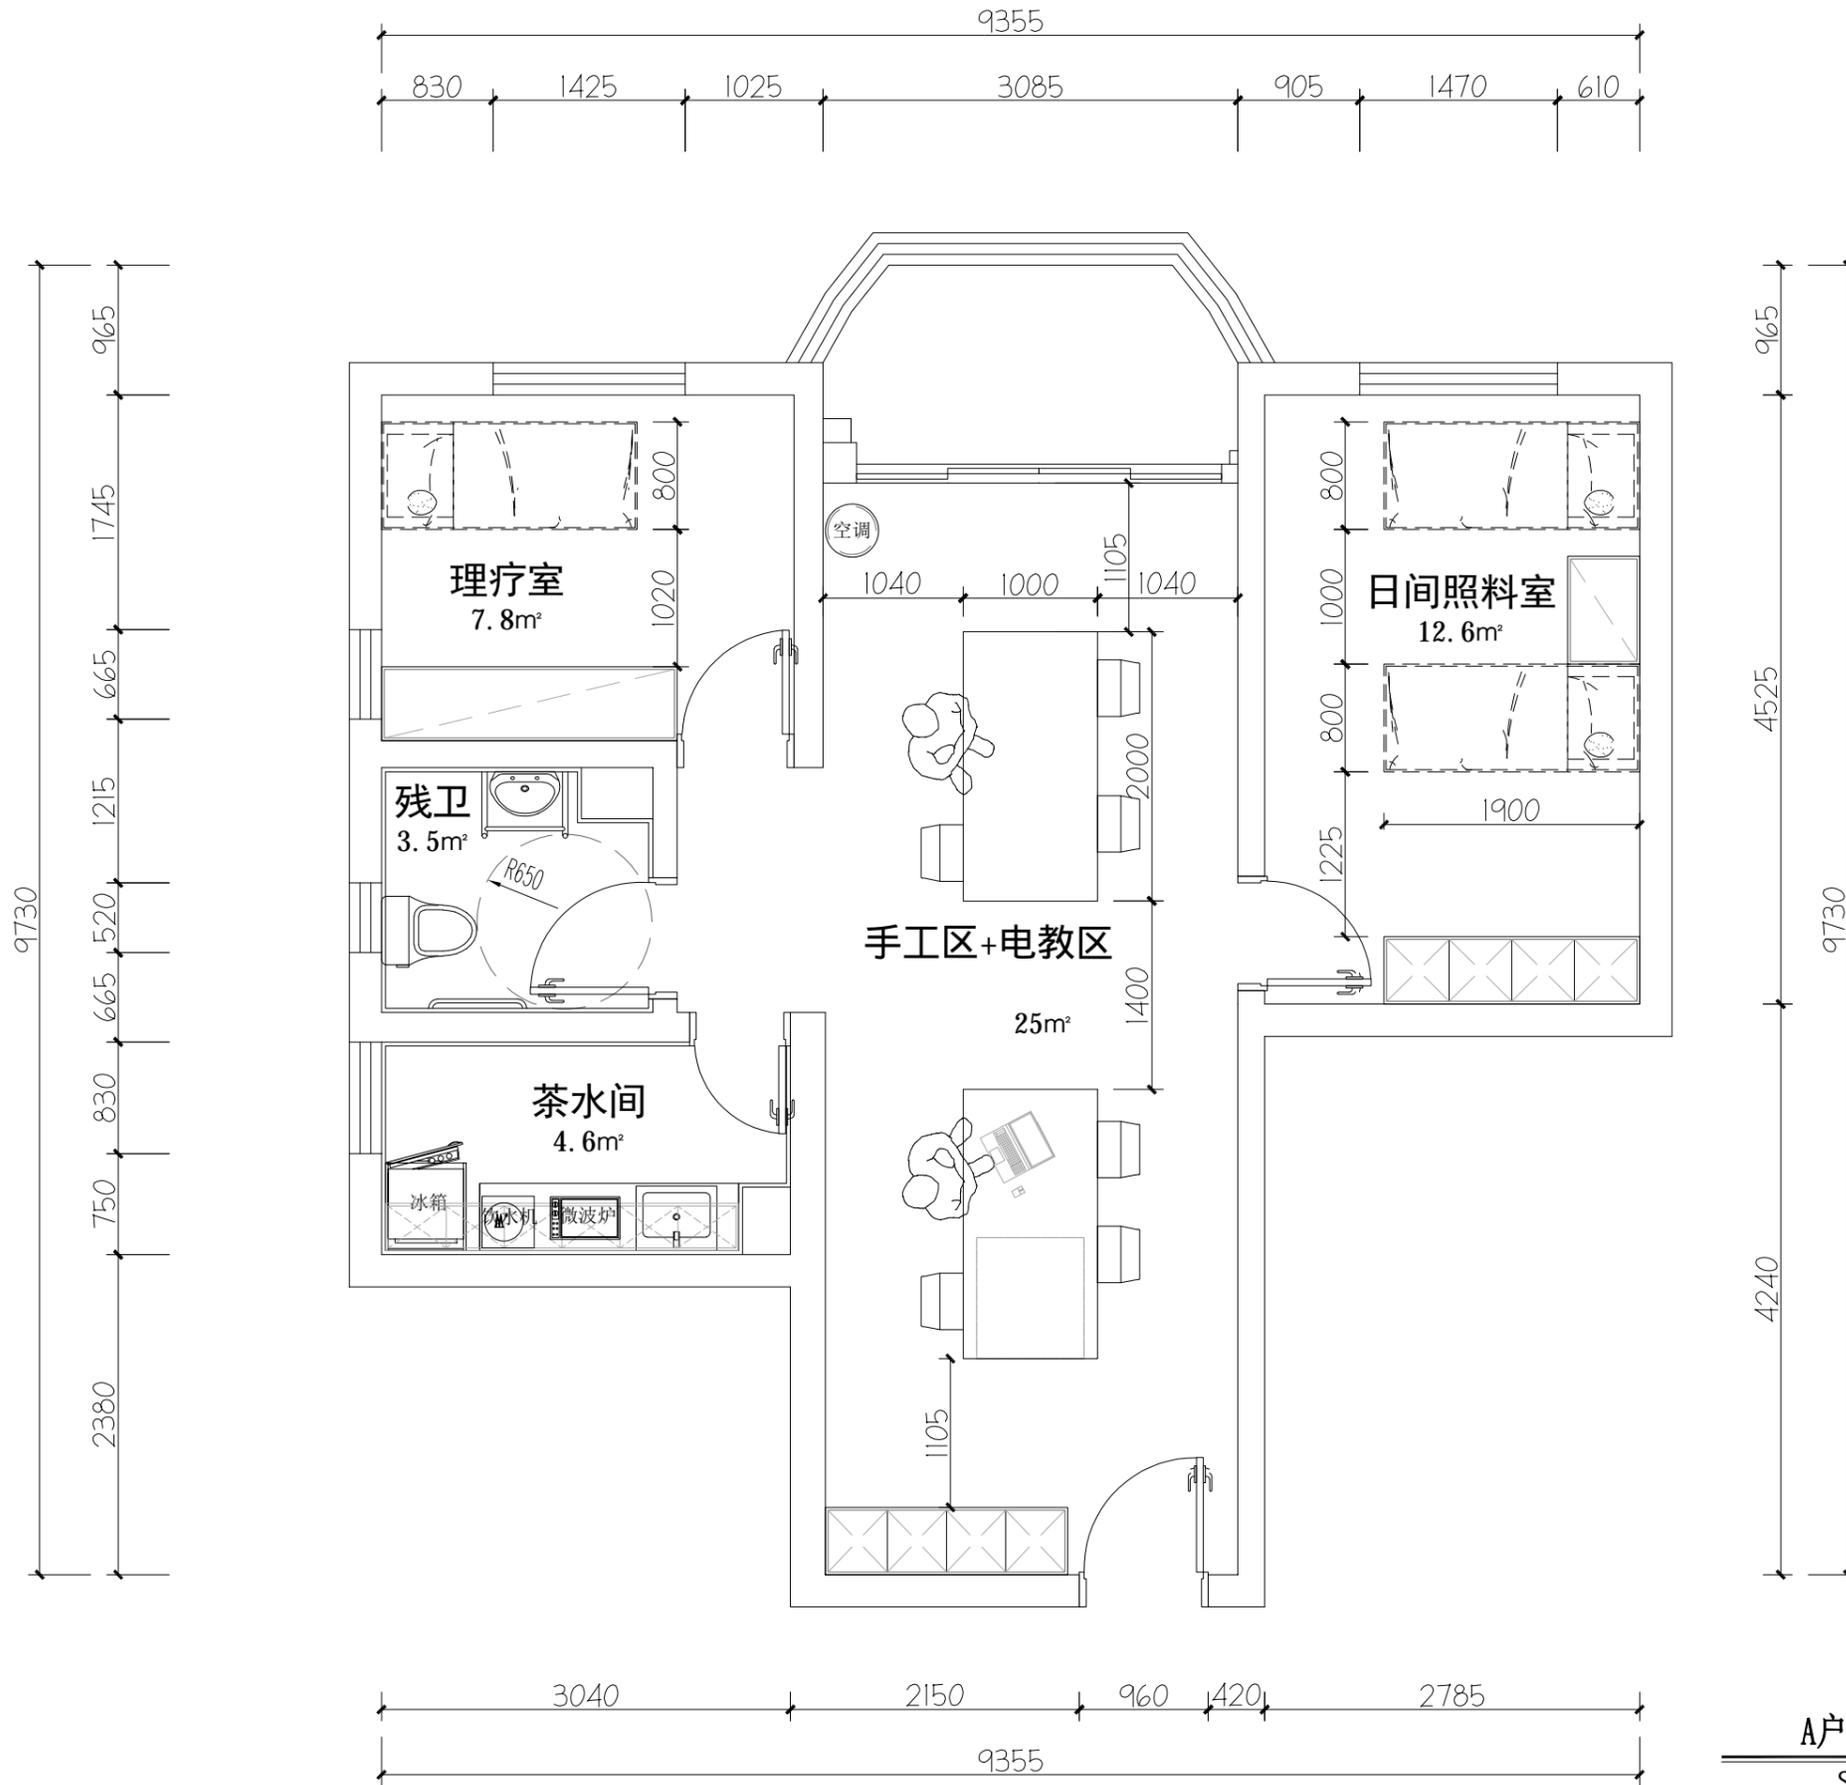

A户型平面布置图
SC 1:50@A3

出图说明 Drawing explain

注册章 Stamp for Certified

工程设计出图专用章 Stamp for Engineering Design

建设单位 Client

工程名称 Proj. Name

子项名称 Sub-Proj. Name


审定 Approved		
审核 Examined		
项目负责 Proj. Architect		
专业负责 Special Field in Charge		
校对 Design Checked		
设计 Design		
制图 Drawn		

图纸名称 Drawing title

平面布置图

阶段 Design Phase	施工图	专业 Discipline	装饰
设计编号 Design NO.		比例 Scale	1:50
图号 DWG. NO.	PL-01	日期 Date	2023.02.17

暖通
给排水
电气
强弱电
智能化
其他

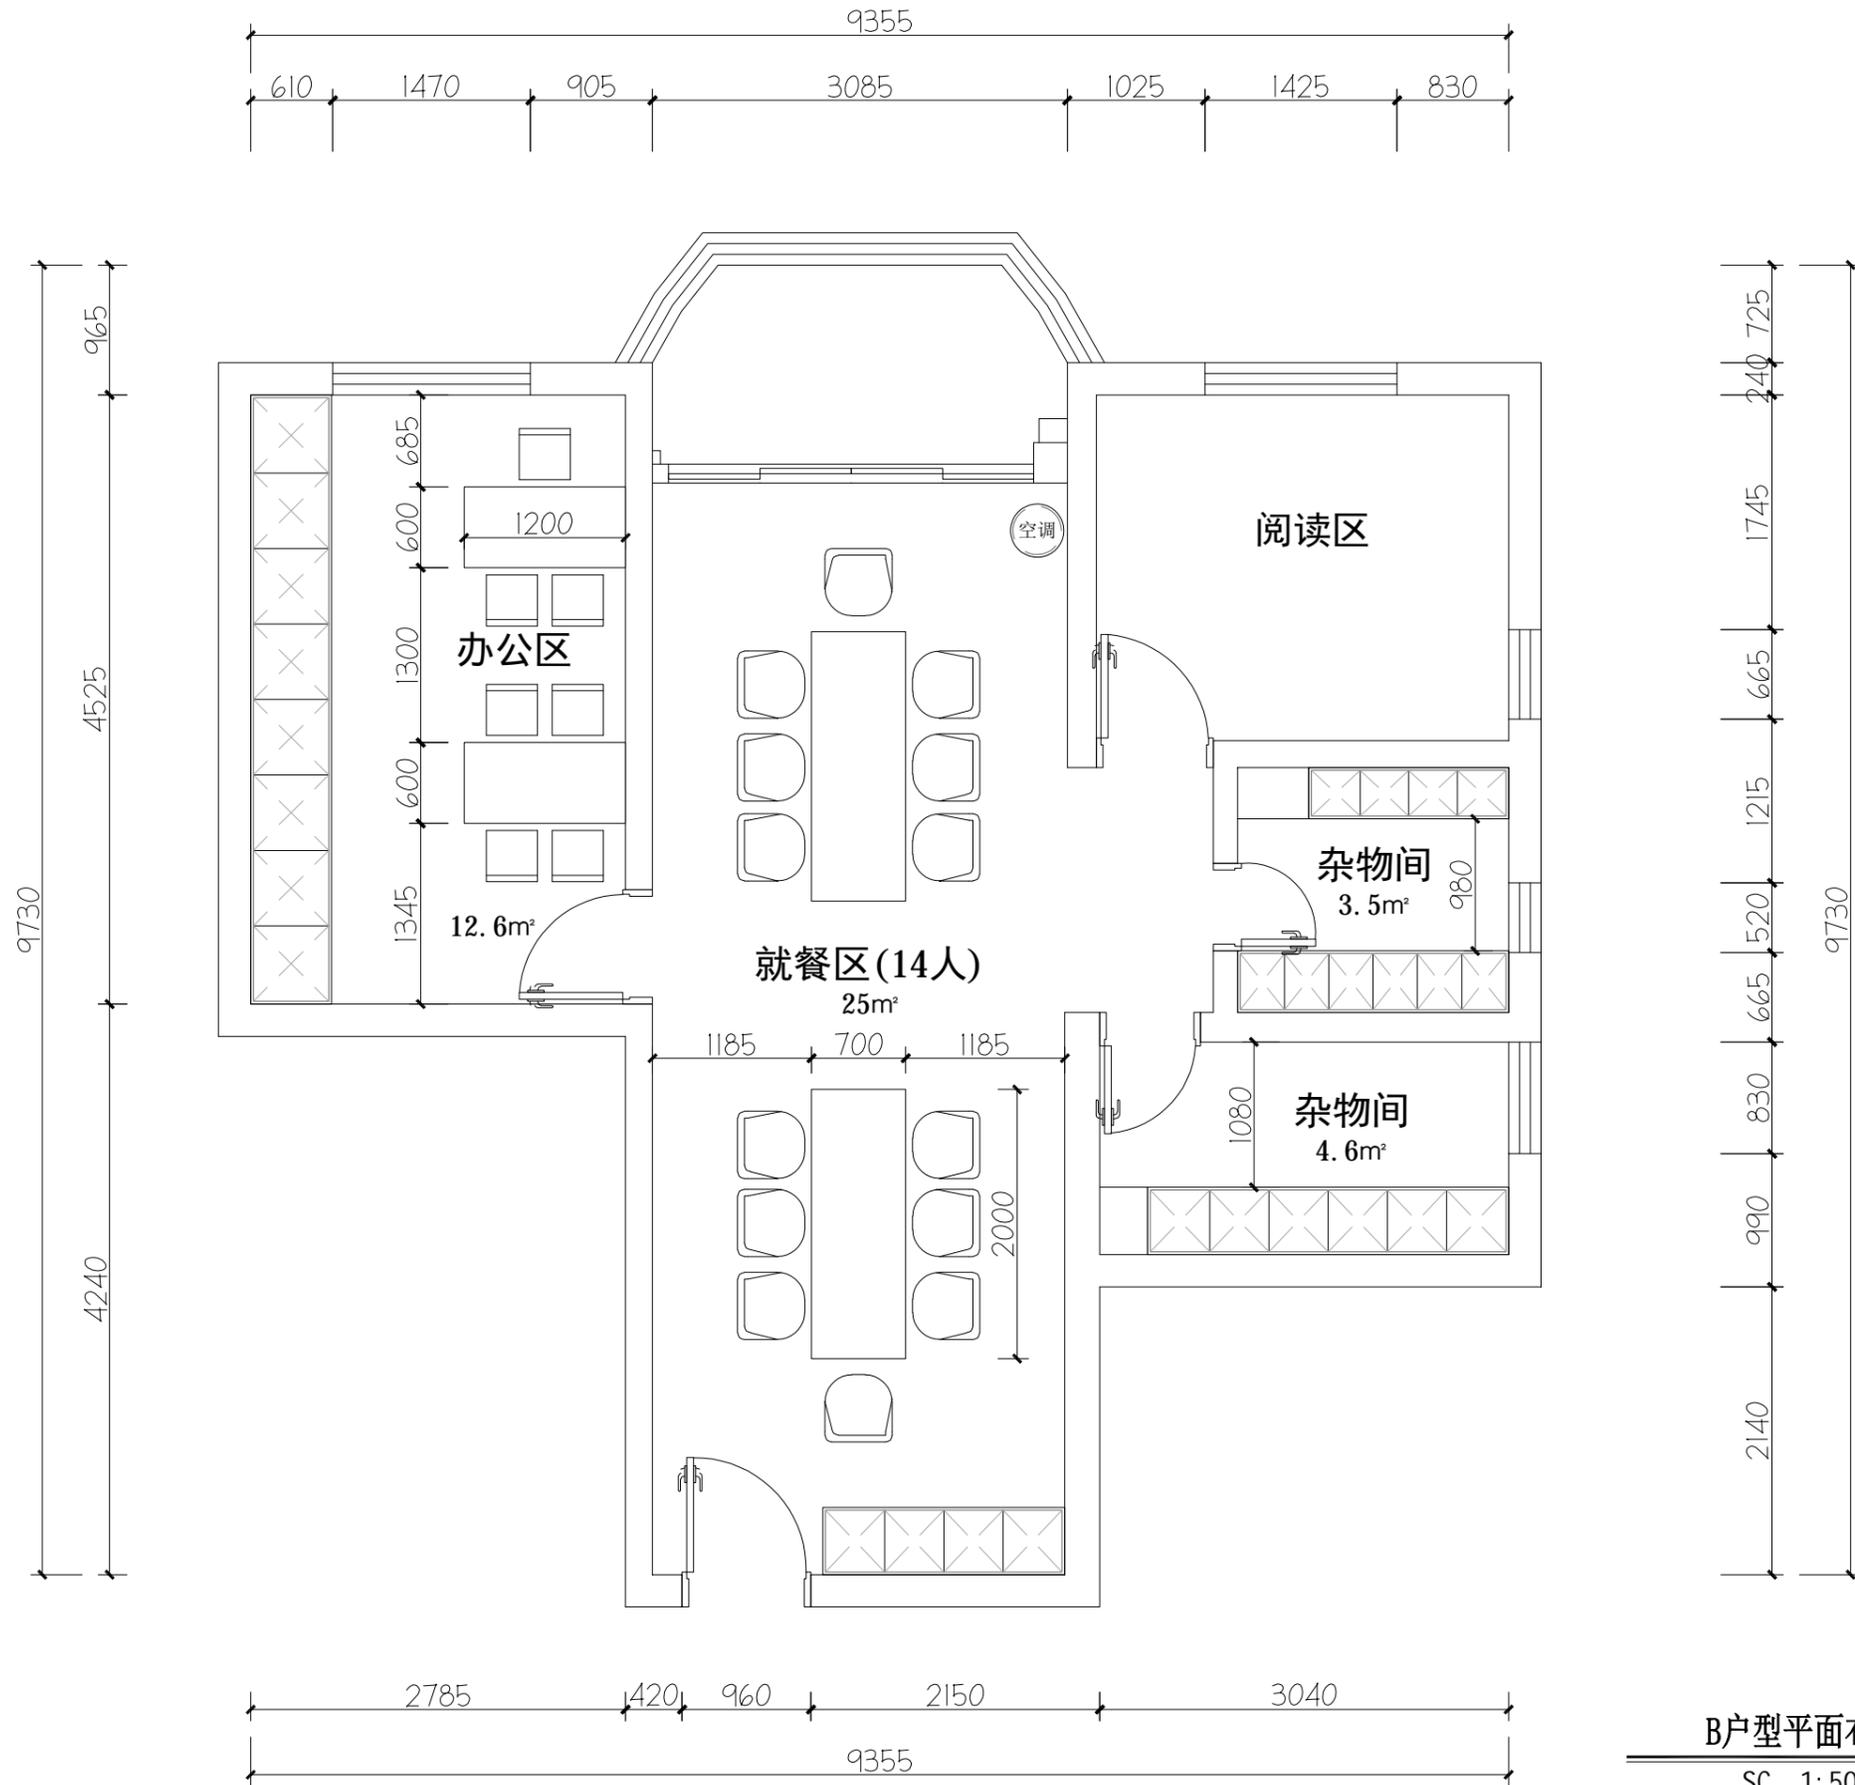

B户型平面布置图
SC 1:50@A3

出图说明 Drawing explain			
注册章 Stamp for Certified			
工程设计出图专用章 Stamp for Engineering Design			
建设单位 Client			
工程名称 Proj. Name			
子项名称 Sub-Proj. Name			
审定 Approved			
审核 Examined			
项目负责 Proj. Architect			
专业负责 Special Field in Charge			
校对 Design Checked			
设计 Design			
制图 Drawn			
图纸名称 Drawing title			
平面布置图			
阶段 Design Phase	施工图	专业 Discipline	装饰
设计编号 Design NO.		比例 Scale	1:50
图号 DWG. NO.	PL-02	日期 Date	2023.02.17